




Filtro anaeróbio
Planta baixa - ESC. 1:25

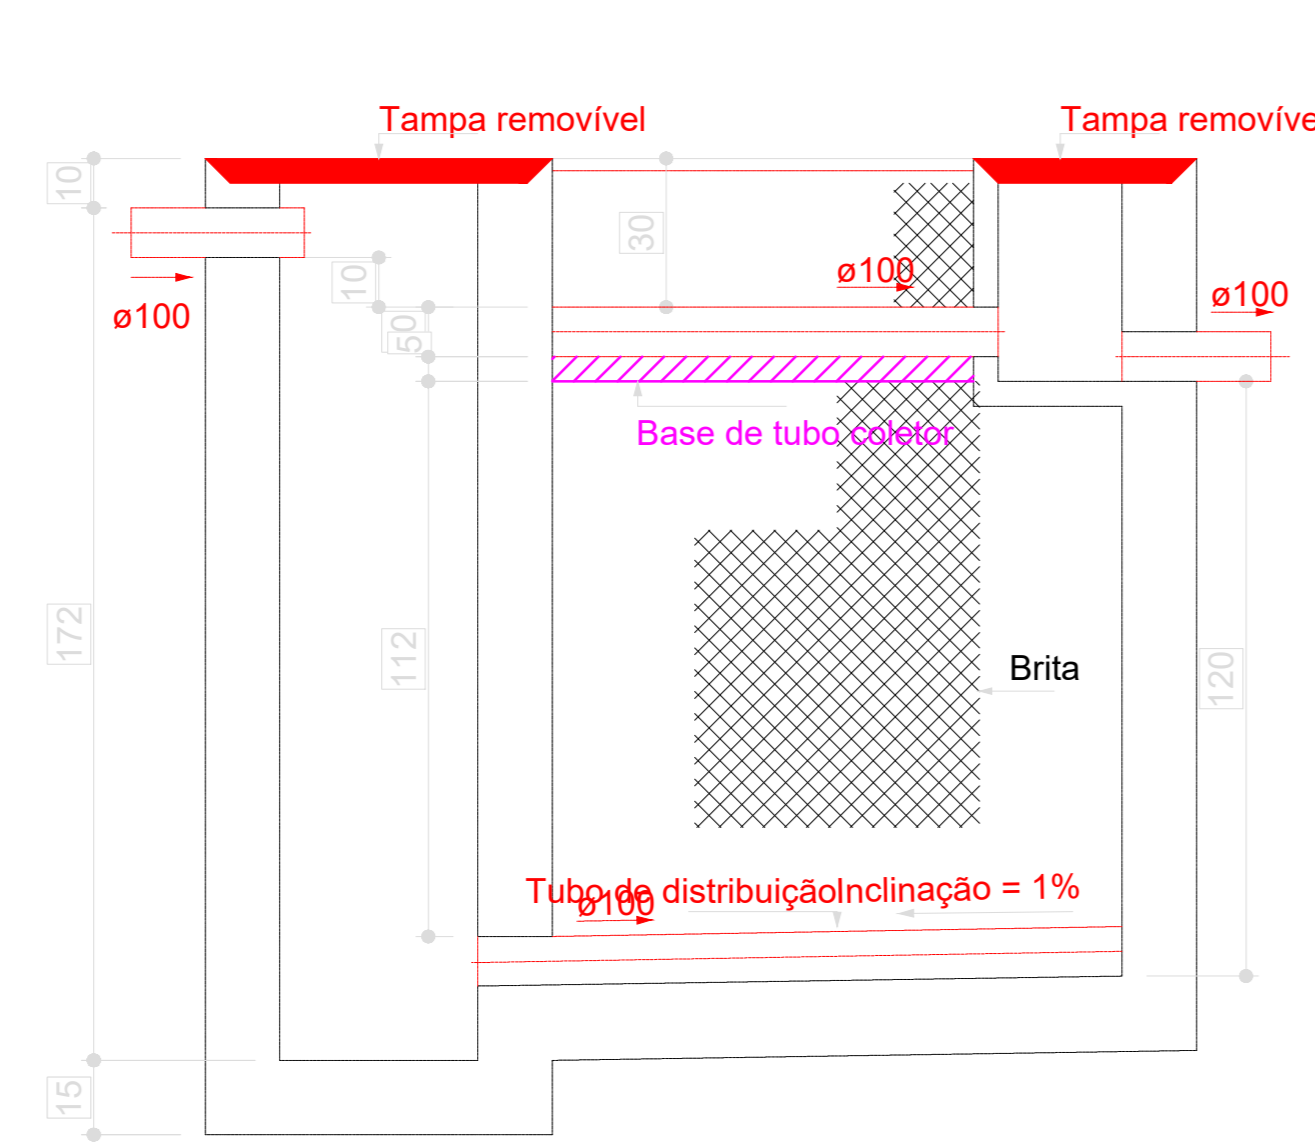

Filtro anaeróbio
Corte 1 - ESC. 1:25

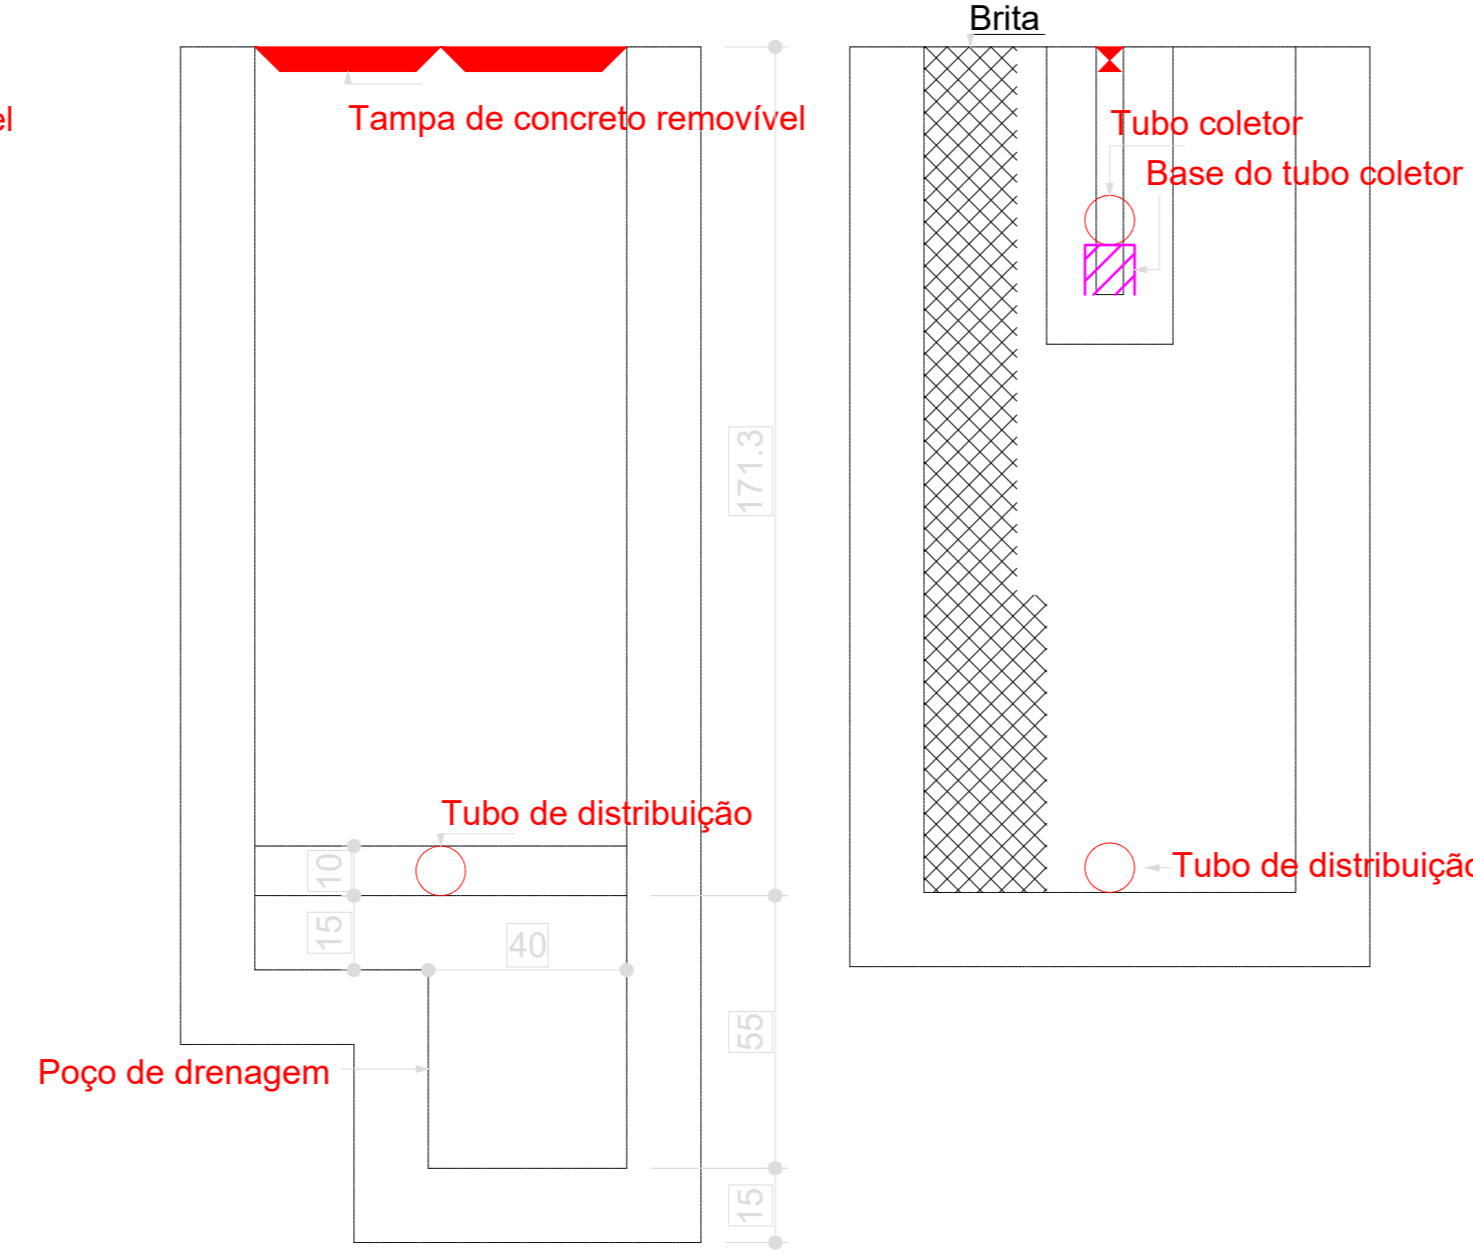

Filtro anaeróbio
Corte 2 - ESC. 1:25

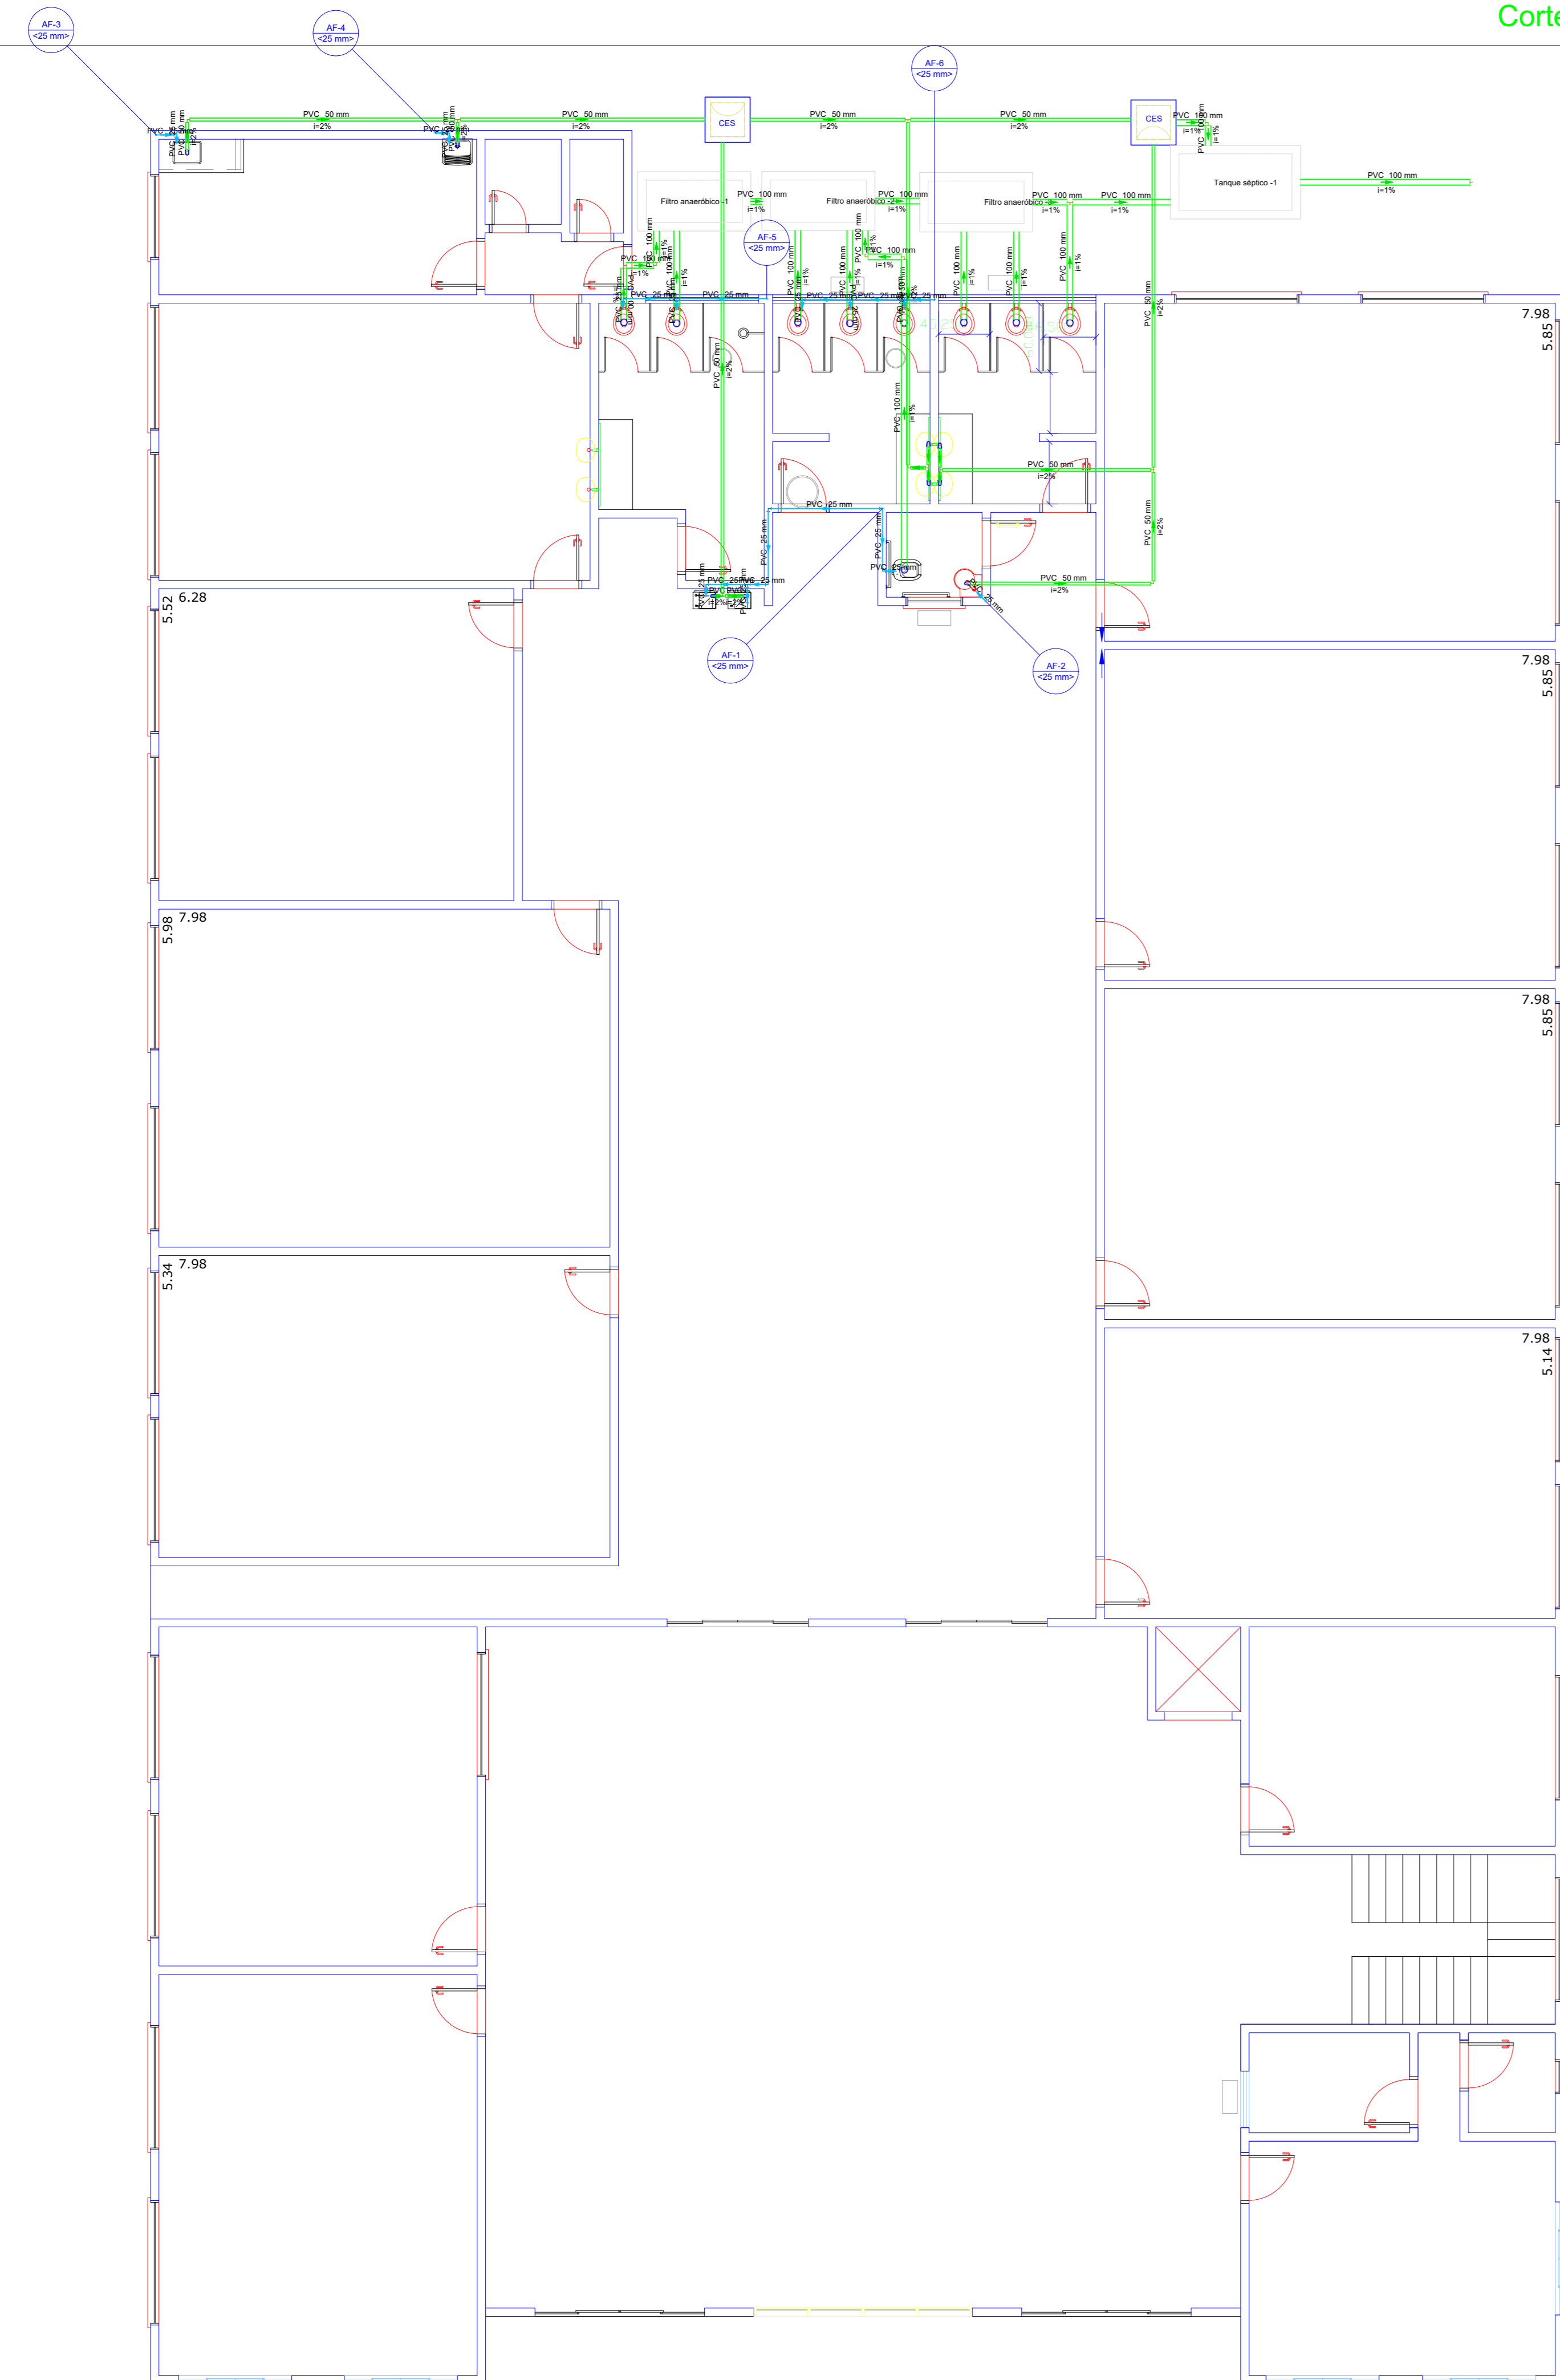

Esquema hidrossanitário (Térreo) ESCALA 1/75

| Lista de Materiais | |
|-------------------------------------|-----------------------|
| Água fria | |
| PVC rígido soldável | |
| Tubos | 25 mm - 13,21 m |
| Esgoto | |
| Caixa de Passagem | |
| Caixa de inspeção de esgoto fibrosa | CE3-40x40 cm - 2 pc |
| PVC Acessórios | |
| Sifão de copo pi pia e lavatório | 1" - 2" - 1 pc |
| Sifão flexível c/ Adaptador | 1.1/4" - 2" - 8 pc |
| Válvula pi pia | 1" - 1 pc |
| Válvula pi tanque | 40 mm - 8 pc |
| PVC Esgoto | |
| Joelho 90 | 100 mm - 9 pc |
| 90 mm | 19 pc |
| Tubo rígido c/ ponta lisa | 100 mm - 4" - 33,79 m |
| 50 mm - 2" - 53,82 m | |
| Unidades de tratamento | |
| Água | |
| Ferro | 1 pc |
| Brita | n°4 - 3,1 m³ |
| Concreto | 1,87 m³ |
| Tampa | |
| Hermetica | 1 pc |


| Legenda de condutas | |
|---------------------|--|
| Água fria | |
| Legenda de condutas | |
| Esgoto | |

| Legenda de condutas | |
|---------------------|--|
| Água fria | |

| Lista de Materiais | |
|---|----------------|
| Água fria | |
| Aparelho | |
| Bidê/duna | 2 pc |
| Chuveiro | 1 pc |
| Torneira de lavatório | 3 pc |
| 25 mm - 1/2" | 3 pc |
| Vaso sanitário c/ ca. acoplada | 1/2" |
| 1/2" | 8 pc |
| PVC Acessórios | |
| Esgoto flexível cobre cromado com canopla | 8 pc |
| 1/2 - 30cm | |
| Esgoto flexível plástico | 1/2 - 30cm |
| 8 pc | |
| PVC rígido soldável | |
| Joelho de redução soldável c/ rosca | 25 mm - 1/2" |
| 8 pc | |
| PVC rígido soldável | |
| Tubo | 25 mm - 8,71 m |
| 20 mm | 73,54 m |
| PVC soldável azul c/ bucha latão | |
| Joelho 90° soldável com bucha de latão | 20 mm - 1/2" |
| 3 pc | |
| Joelho de redução 90° soldável com bucha de latão | 25 mm - 1/2" |
| 8 pc | |
| Reservatório cilíndrico | |
| Potileno | 5000 L - 1 pc |

| Legenda de condutas | |
|---------------------|--|
| Esgoto | |

| Lista de Materiais | |
|---|------------------------|
| Esgoto | |
| PVC Acessórios | |
| Sifão de copo pi pia e lavatório | 1" - 1.1/2" - 10 pc |
| Válvula pi lavatório e tanque | 1" - 10 pc |
| PVC Esgoto | |
| Curva 90 curta | 40 mm - 10 pc |
| Joelho 90 | 40 mm - 11 pc |
| 90 mm | 2 pc |
| Joelho 90 c/ adapt pi esgoto secundário | 40 mm - 1.1/2" - 10 pc |
| Tubo rígido c/ ponta lisa | 100 mm - 4" - 31,68 m |
| 40 mm | 26,51 m |
| 50 mm - 2" | 14,27 m |

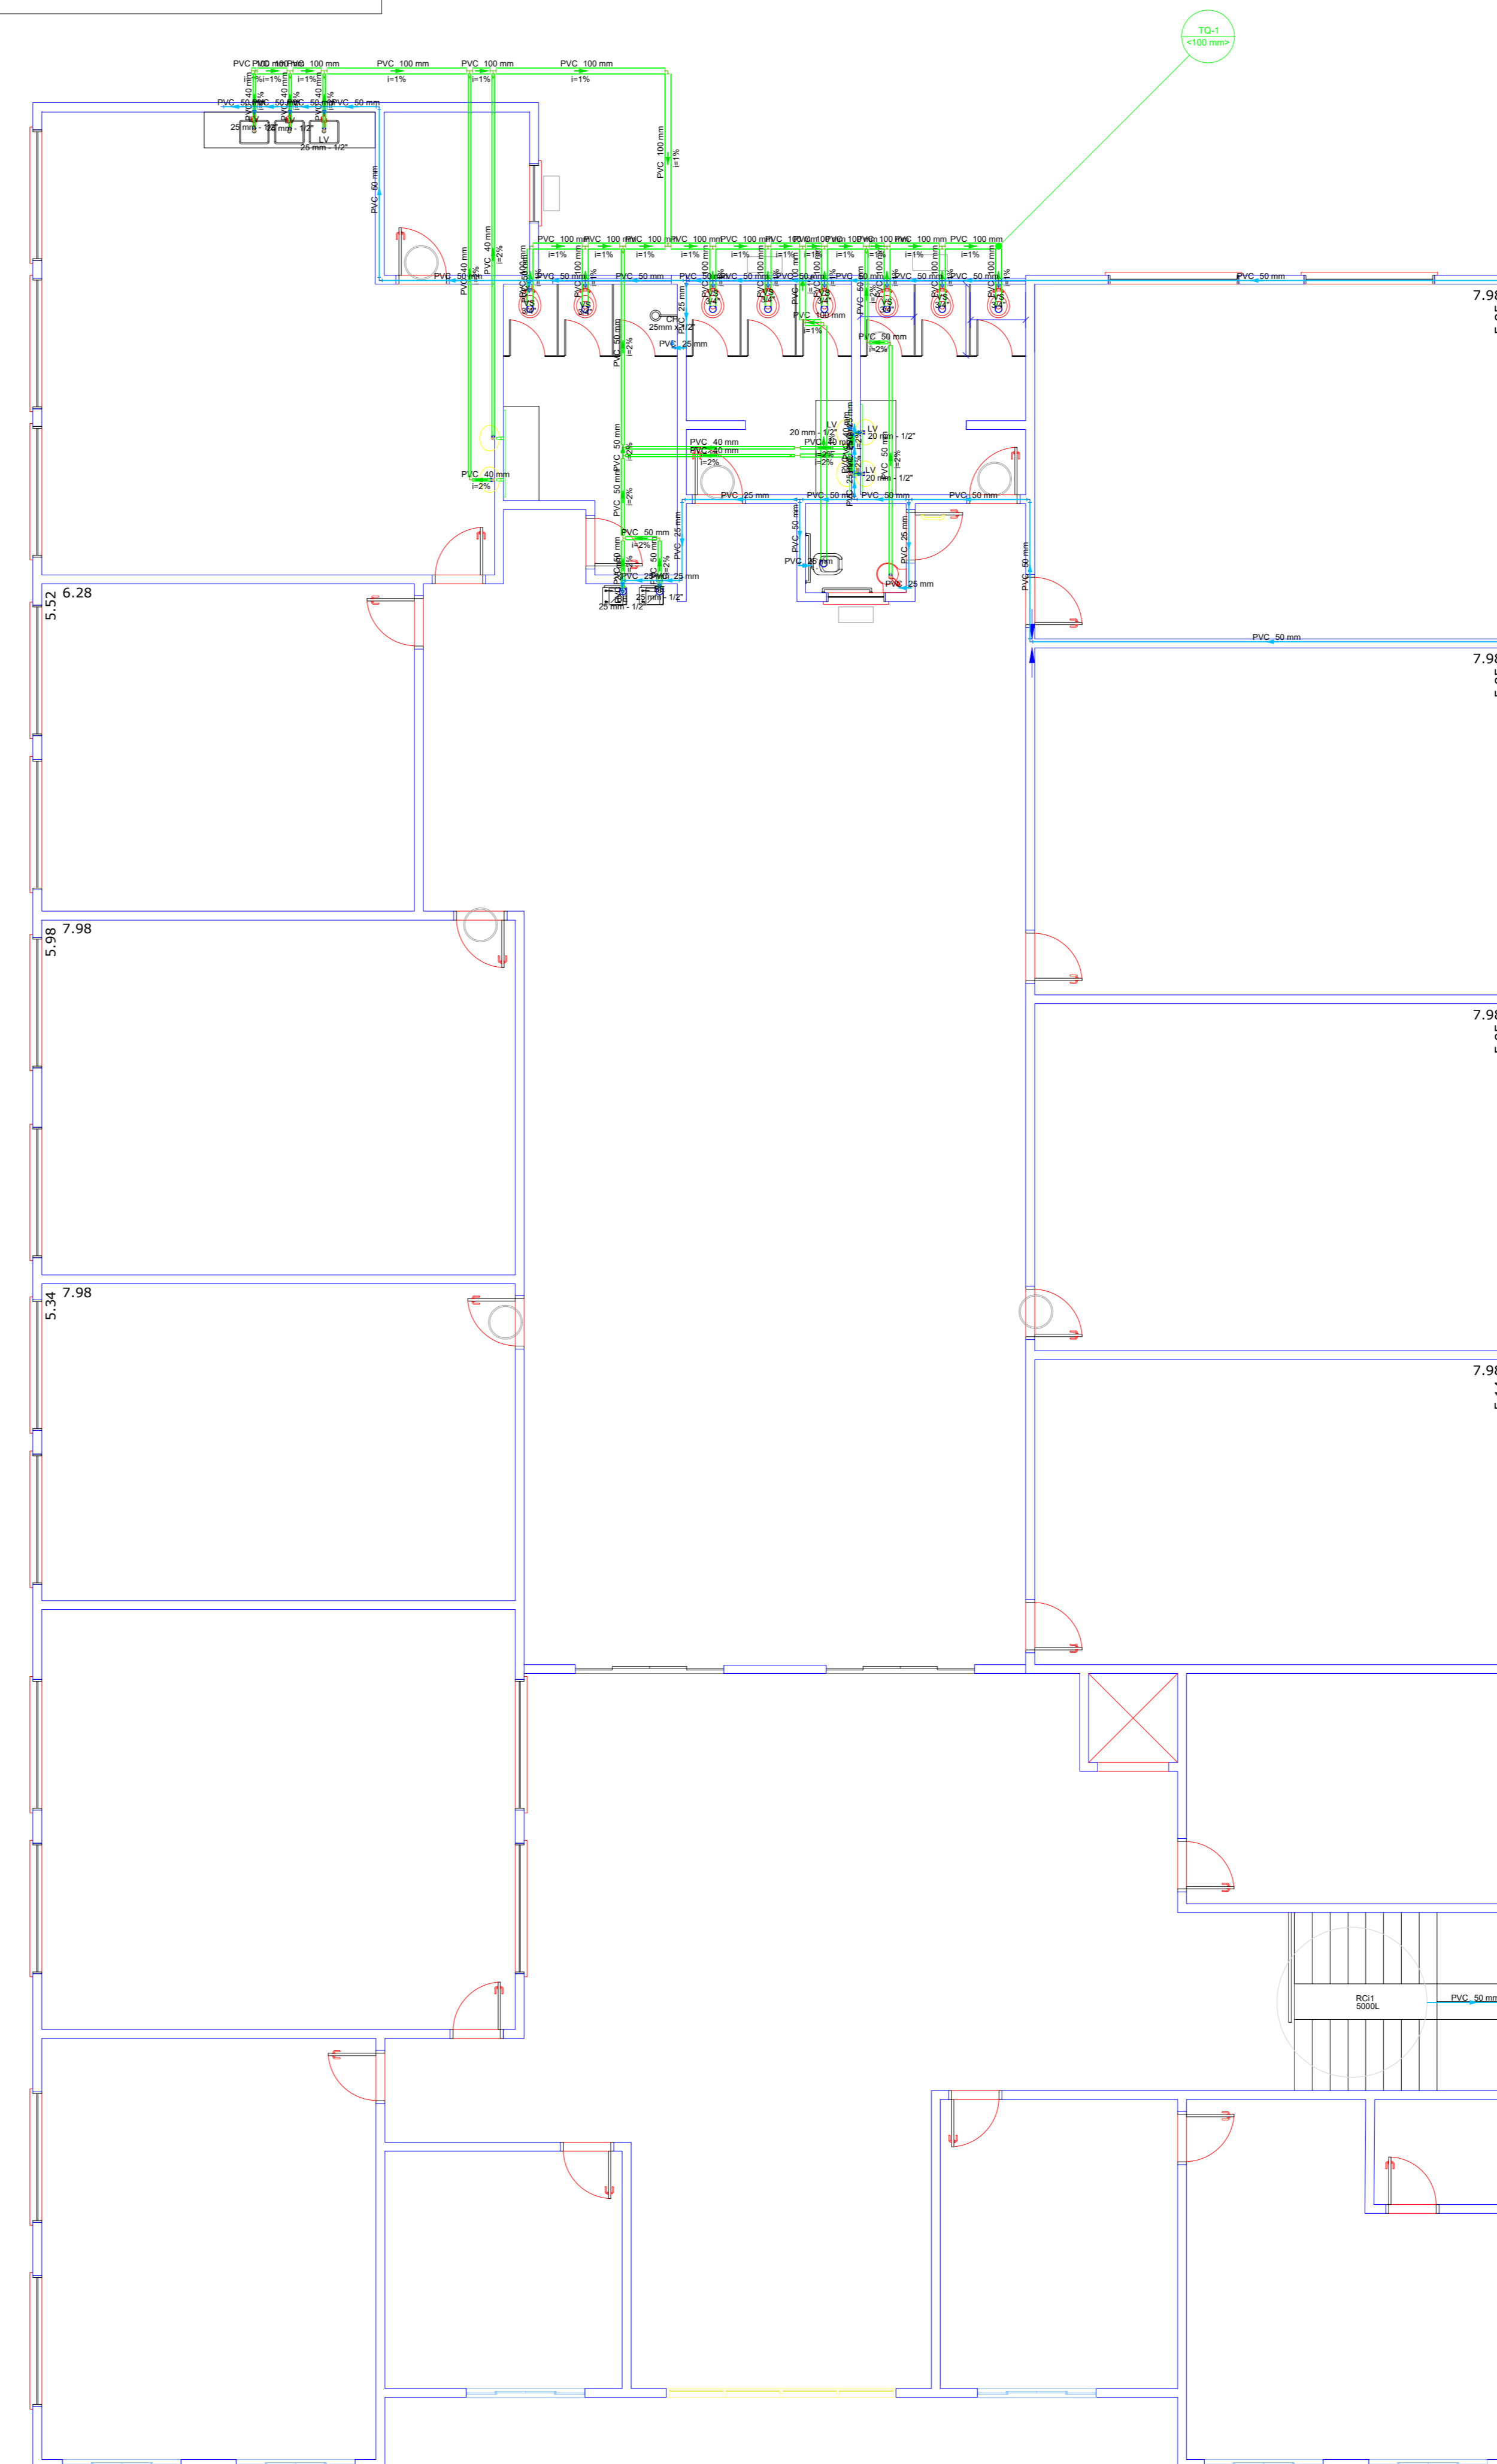

Esquema hidrossanitário (1º Pavimento) ESCALA 1/75