






1 GLP - Nível (000)
ESCALA 1:50

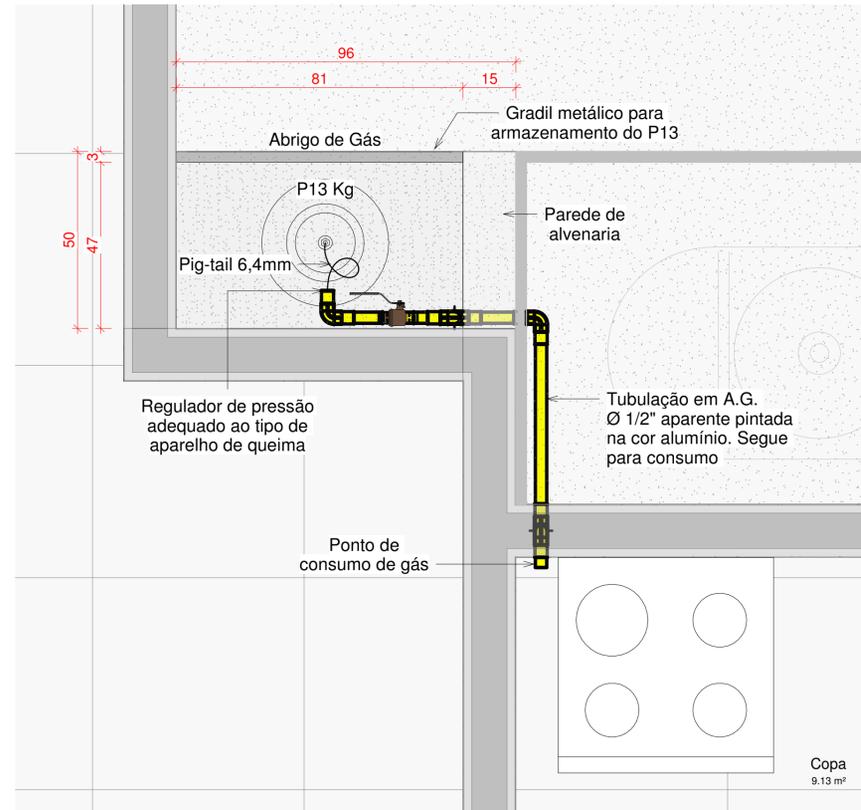


2 GLP - Nível (000) abrijo
ESCALA 1:10

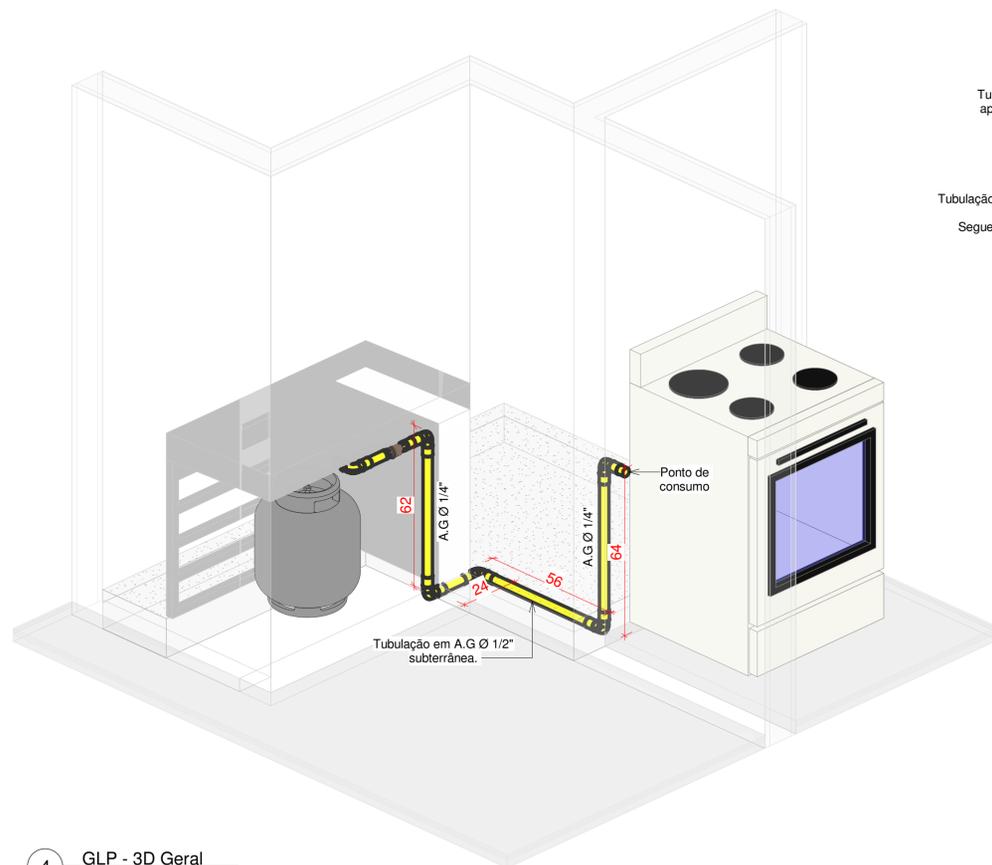


4 GLP - 3D Geral
ESCALA

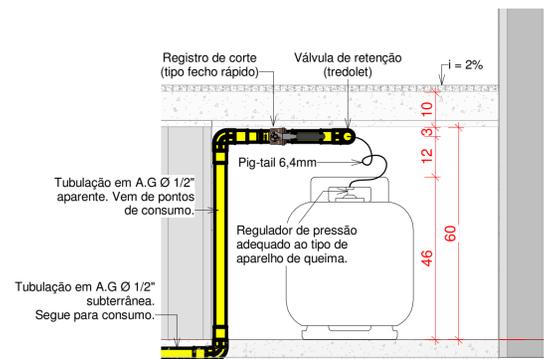


3 GLP - Detalhe abrijo
ESCALA 1:10

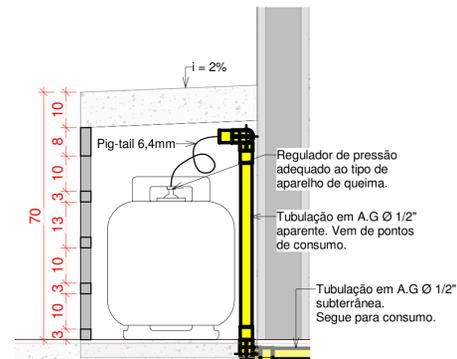

5 GLP - Detalhe abrijo 01
ESCALA 1:10

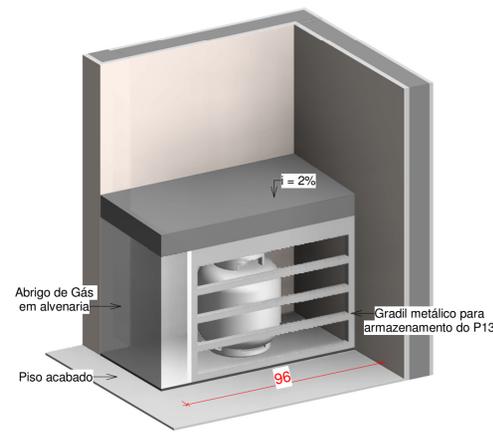

6 GLP - Abrijo
ESCALA

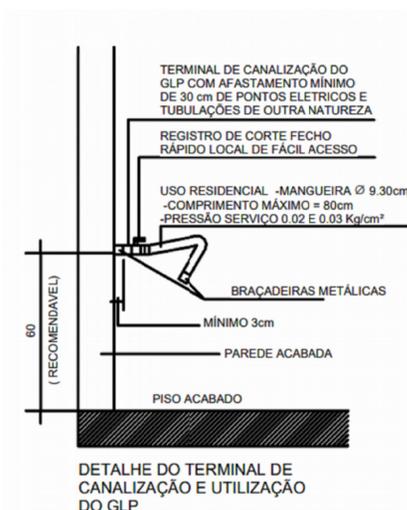

DESENVOLVIMENTO E GERENCIAMENTO

GABINETE DO DEPUTADO
MARCUS MACHADO



RUA. MINISTRO PEDRO DE TOLEDO, 218 SALA 01
CORAL - LAGES - SC CEP.: 88509-520

PROJETO:
PROJETO DE SISTEMA DE GÁS

RESPONSÁVEL TÉCNICO:
FRANCELY R. DOS SANTOS VIEIRA
ARQUITETA E URBANISTA

CAU/SC A193325-6

MICHELE PILAR APOLINÁRIO
ENGENHEIRA CIVIL

CREA-SC 115469-2

LOCALIZAÇÃO DO EMPREENDIMENTO:
PREFEITURA DO MUNICÍPIO DE PONTE ALTA - SC
Rua: Itapema

(ASS. RESPONSÁVEL)

(CNPJ)

CONTEÚDO:
Planta baixa, detalhamentos específicos e vista isométrica detalhada

OBS.:
ÁREA DO PROJETO: 74,60 m²

DESENVOLVIMENTO:
CRISTINA MAZIERO - TÉCNICO EM EDIFICAÇÕES

ESCALA:
INDICADA

DATA:
SETEMBRO
2021

Nº DO DESENHO:
GLP 01